
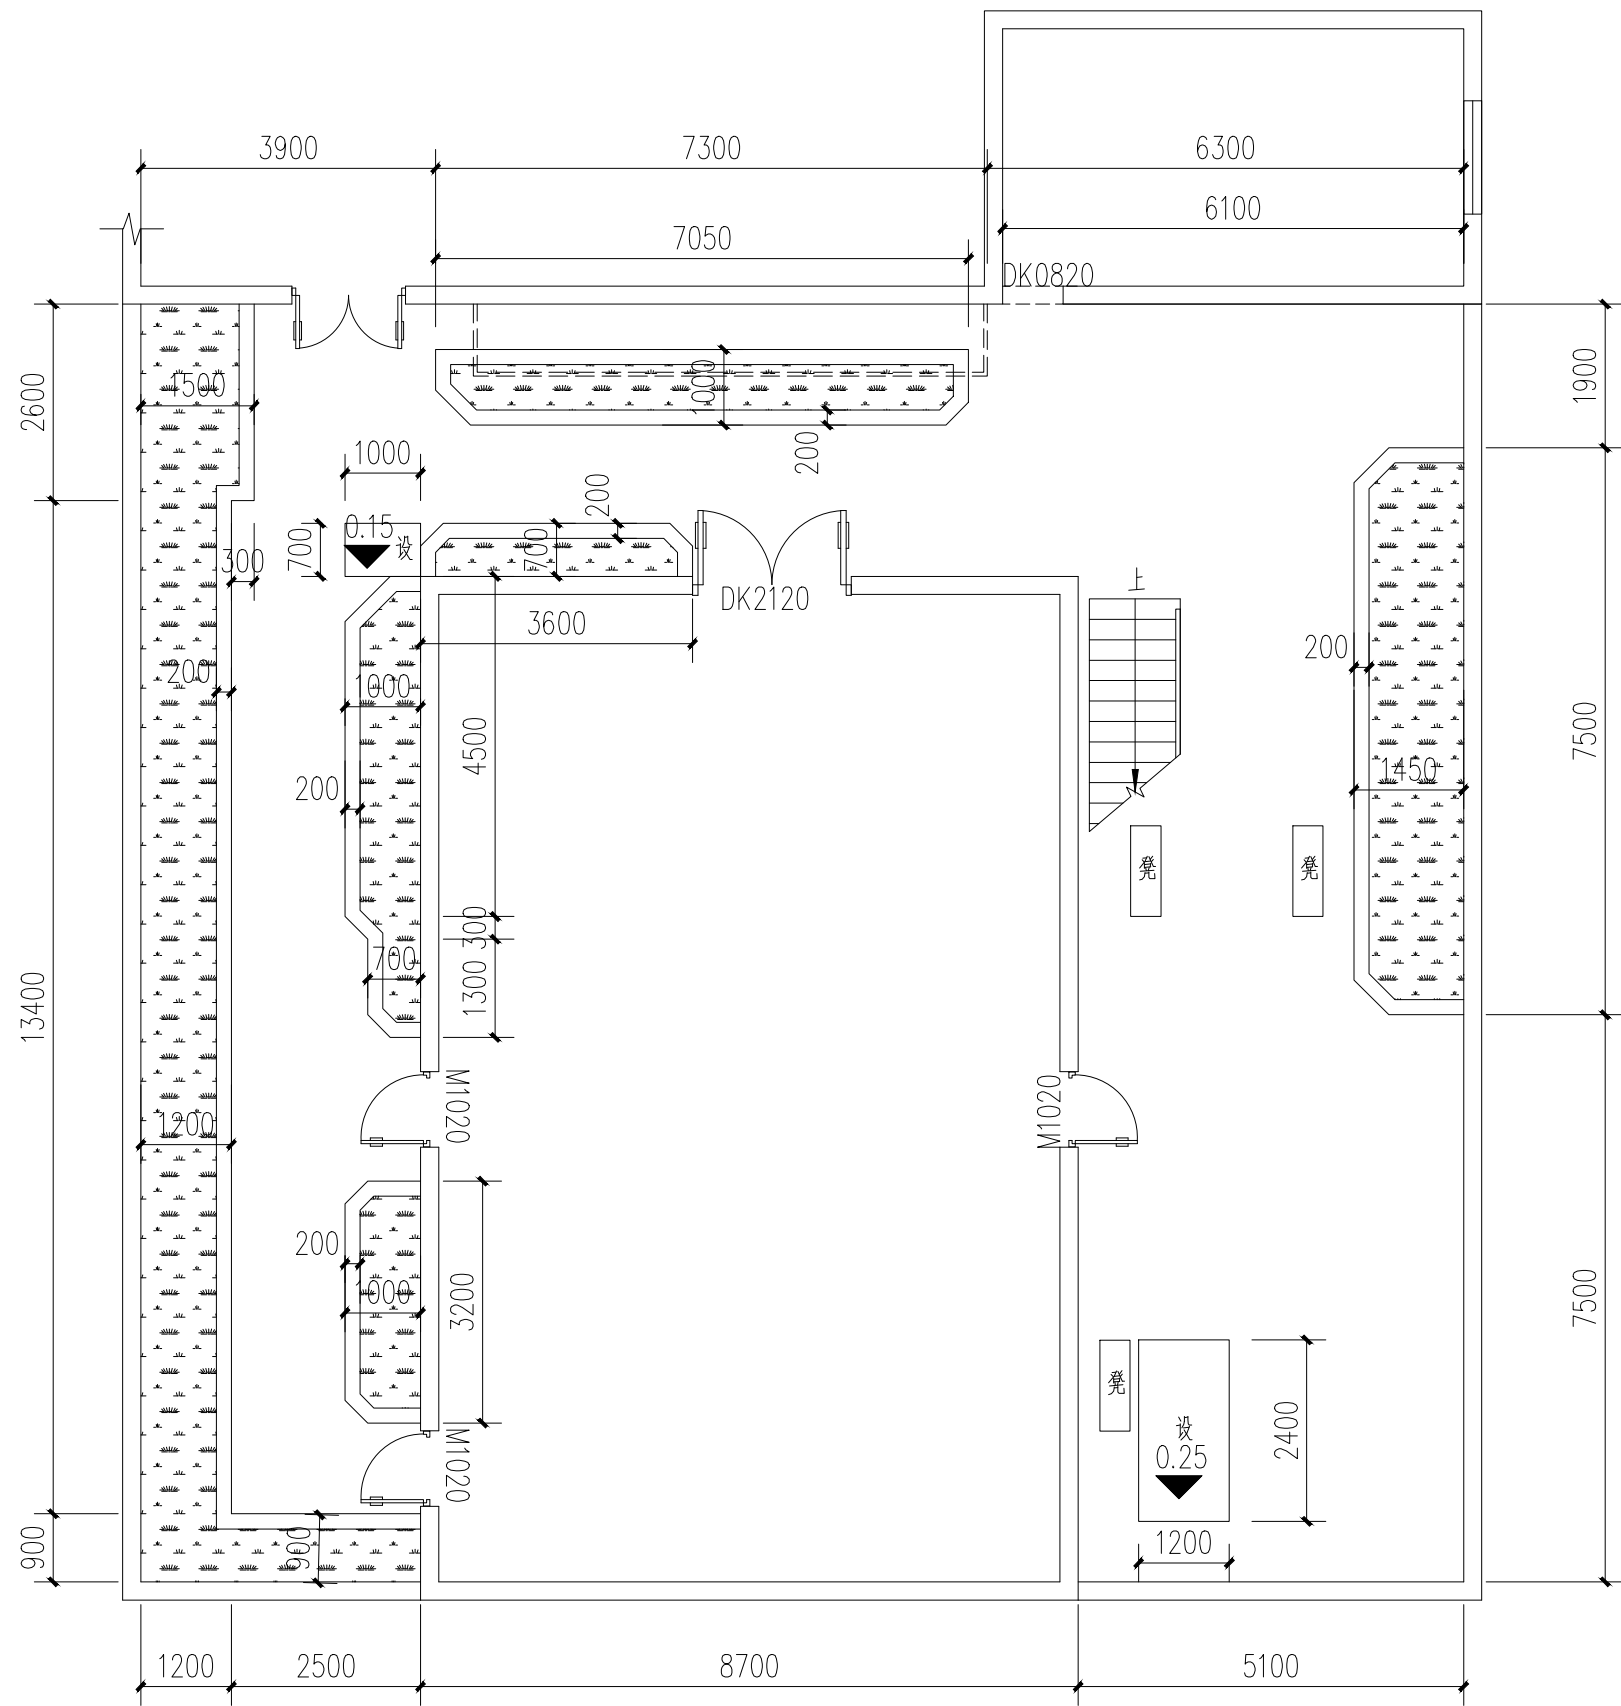


[illegible]

屋面一层尺寸平面图 1:100

会签栏 Countersigned	
建 筑 Architecture	
结 构 Structure	
给排水 Water	
暖 通 HVAC	
电 气 Electrical	
弱 电 Communication	
工程名称 Engineering 骨科医院屋面 防水整治工程	
子项名称 Sub-engineering	
图 名 Drawing Name 屋面一层尺寸平面图	
设 计 Designer	
校 对 Chld	
专业负责人 Chief	
项目经理 PM	
审 核 Appr	
审 定 F. Appr	
共 08 张 Pages	第 02 张 Page of
版 次 Rev No.	1. 0. 0
日 期 Date	2022-8
设计阶段 Design Phase	
比 例 Scale	1: 100
专 业 Profession	建筑
档案号 Doc No.	
图 号 Drawing No.	建施-02


暖通	给排水	工艺	控制
建筑	结构	电气	通讯
建	结	电	通

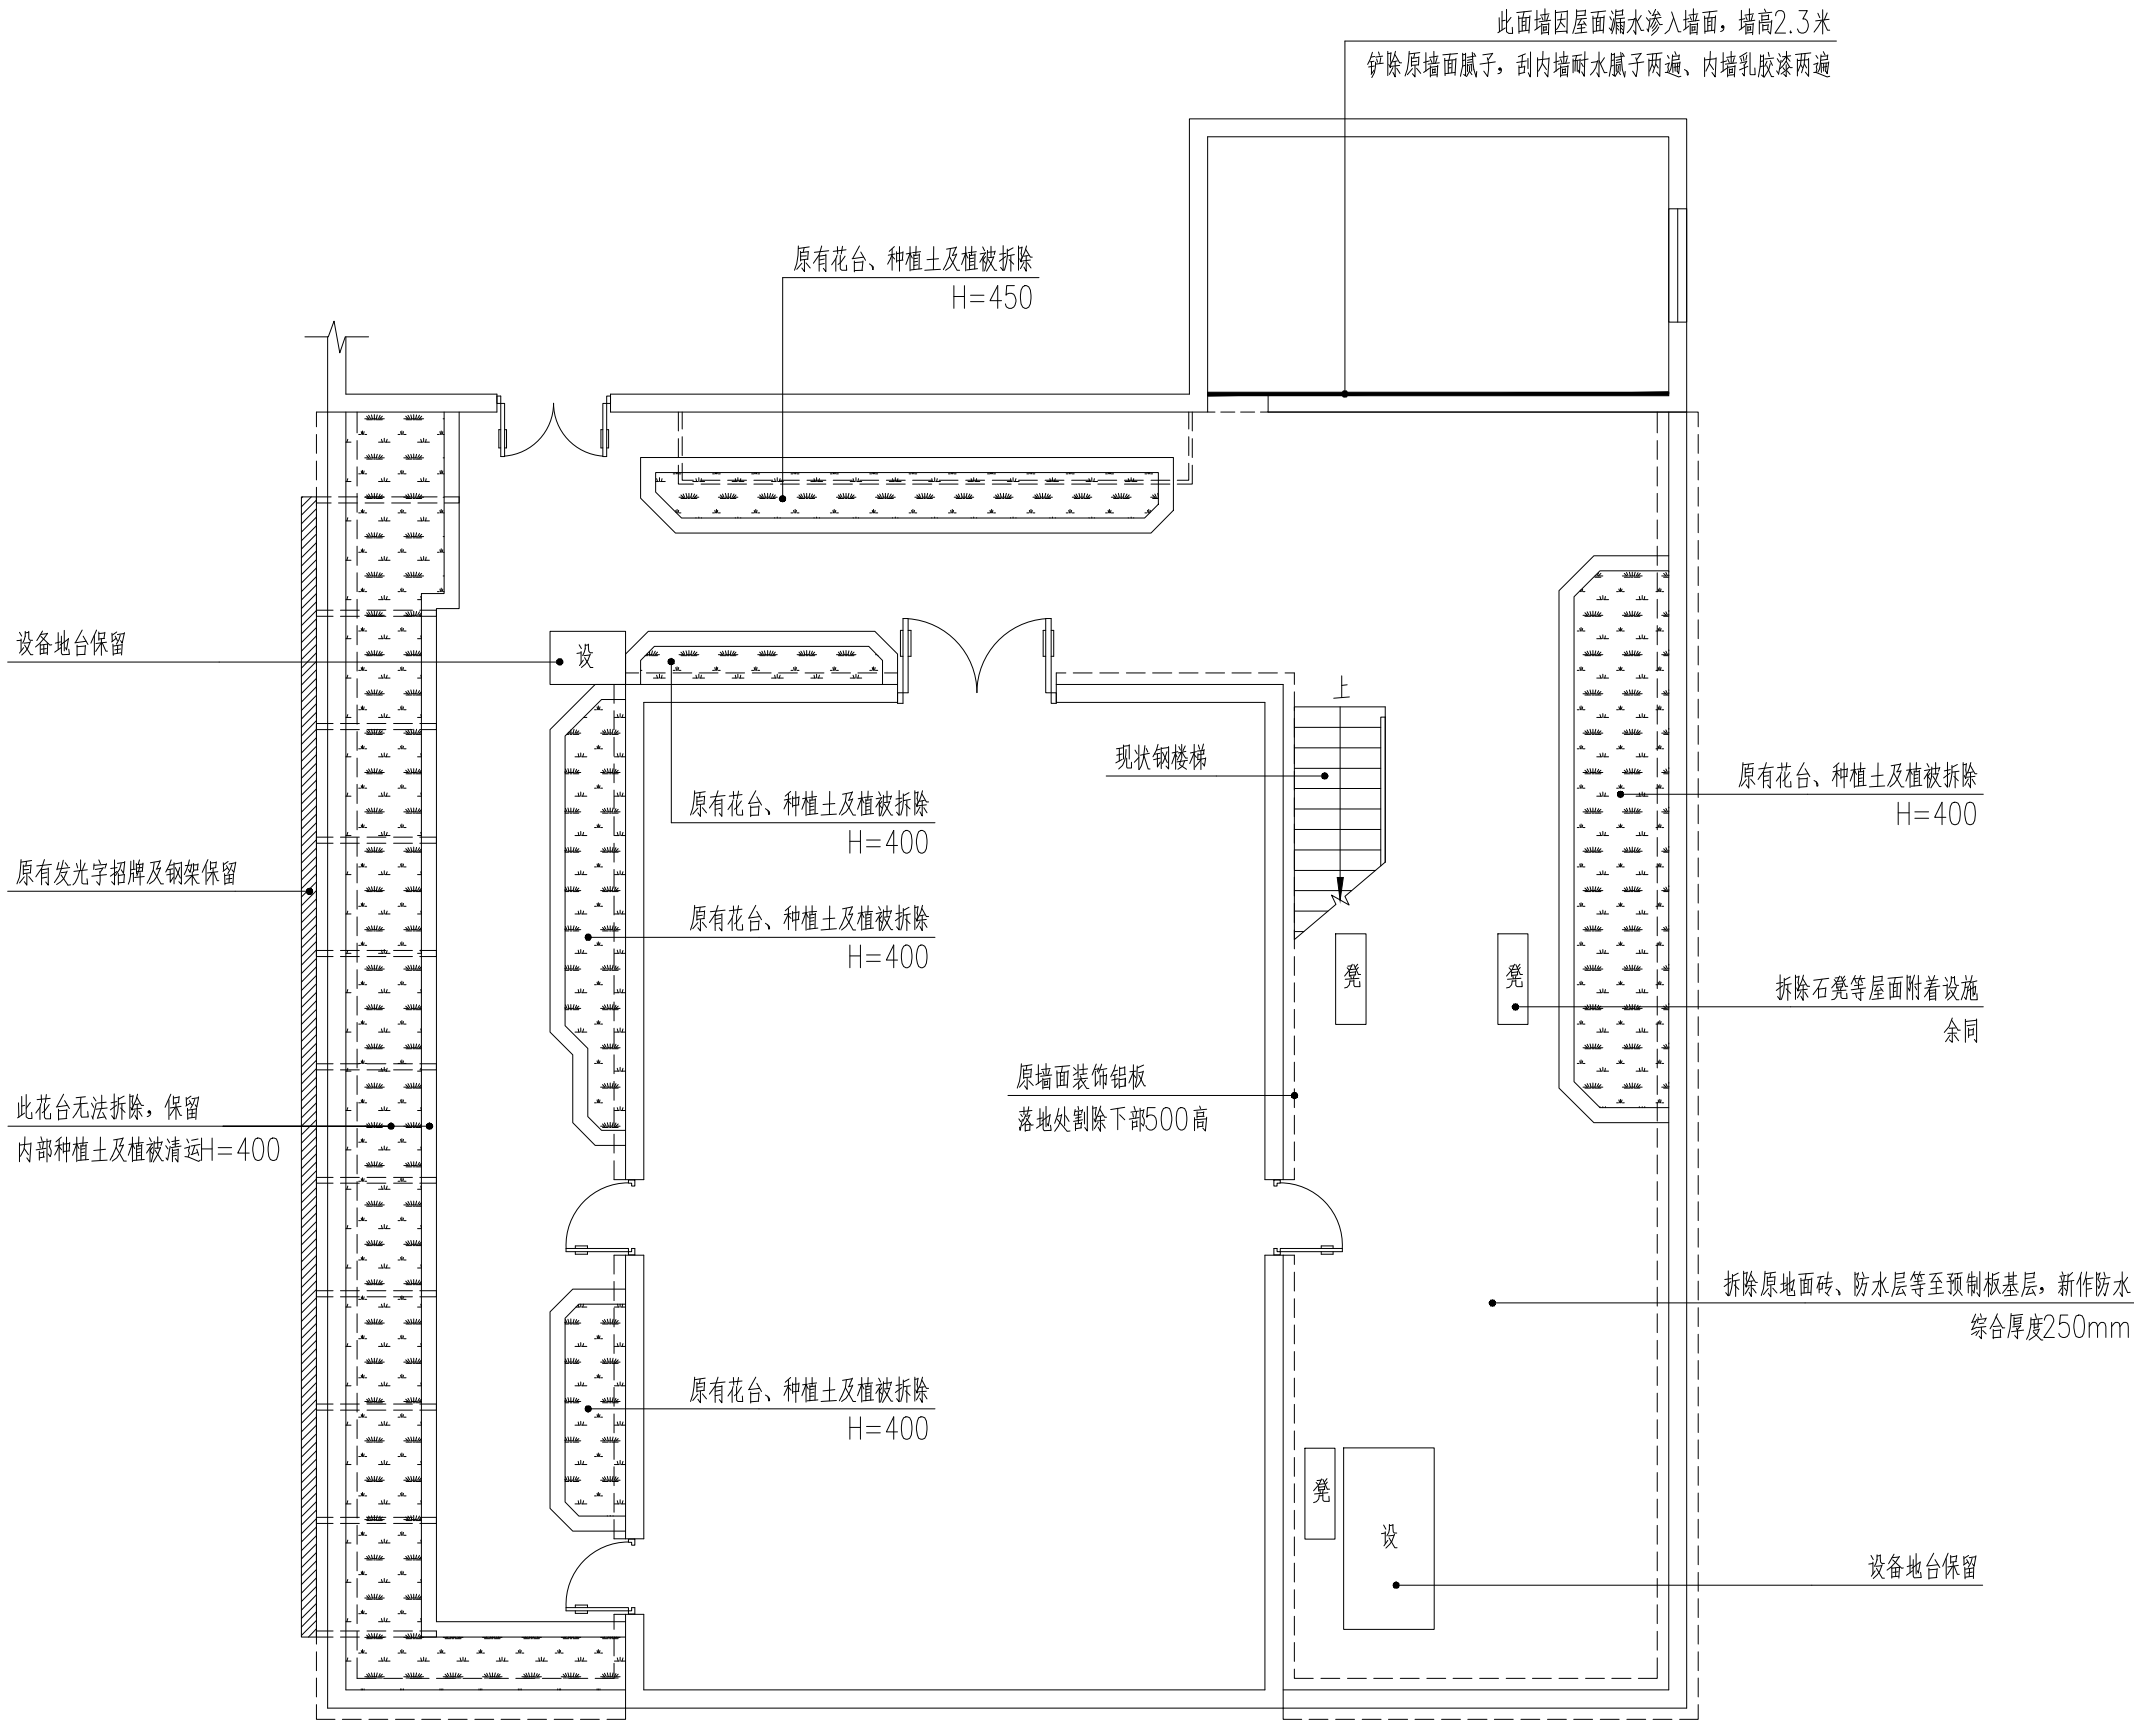

屋面一层改造平面图 1:100

会签栏 Countersigned
建 筑 Architecture
结 构 Structure
给排水 Water
暖 通 HVAC
电 气 Electrical
弱 电 Communication
工程名称 Engineering 骨科医院屋面 防水整治工程
子项名称 Sub-engineering
图 名 Drawing Name 屋面一层改造平面图
设 计 Designer
校 对 Chkd
专业负责人 Chief
项目经理 PM
审 核 Appr
审 定 F. Appr
共 08 张 Pages
第 03 张 Page of
版 次 Rev No.
1. 0. 0
日 期 Date
2022-8
设计阶段 Design Phase
比 例 Scale
1: 100
专 业 Profession
建筑
档案号 Doc No.
图 号 Drawing No.
建施-03

暖通	给排水	工艺	自控
建筑	结构	电气	通讯
建	结	电	通

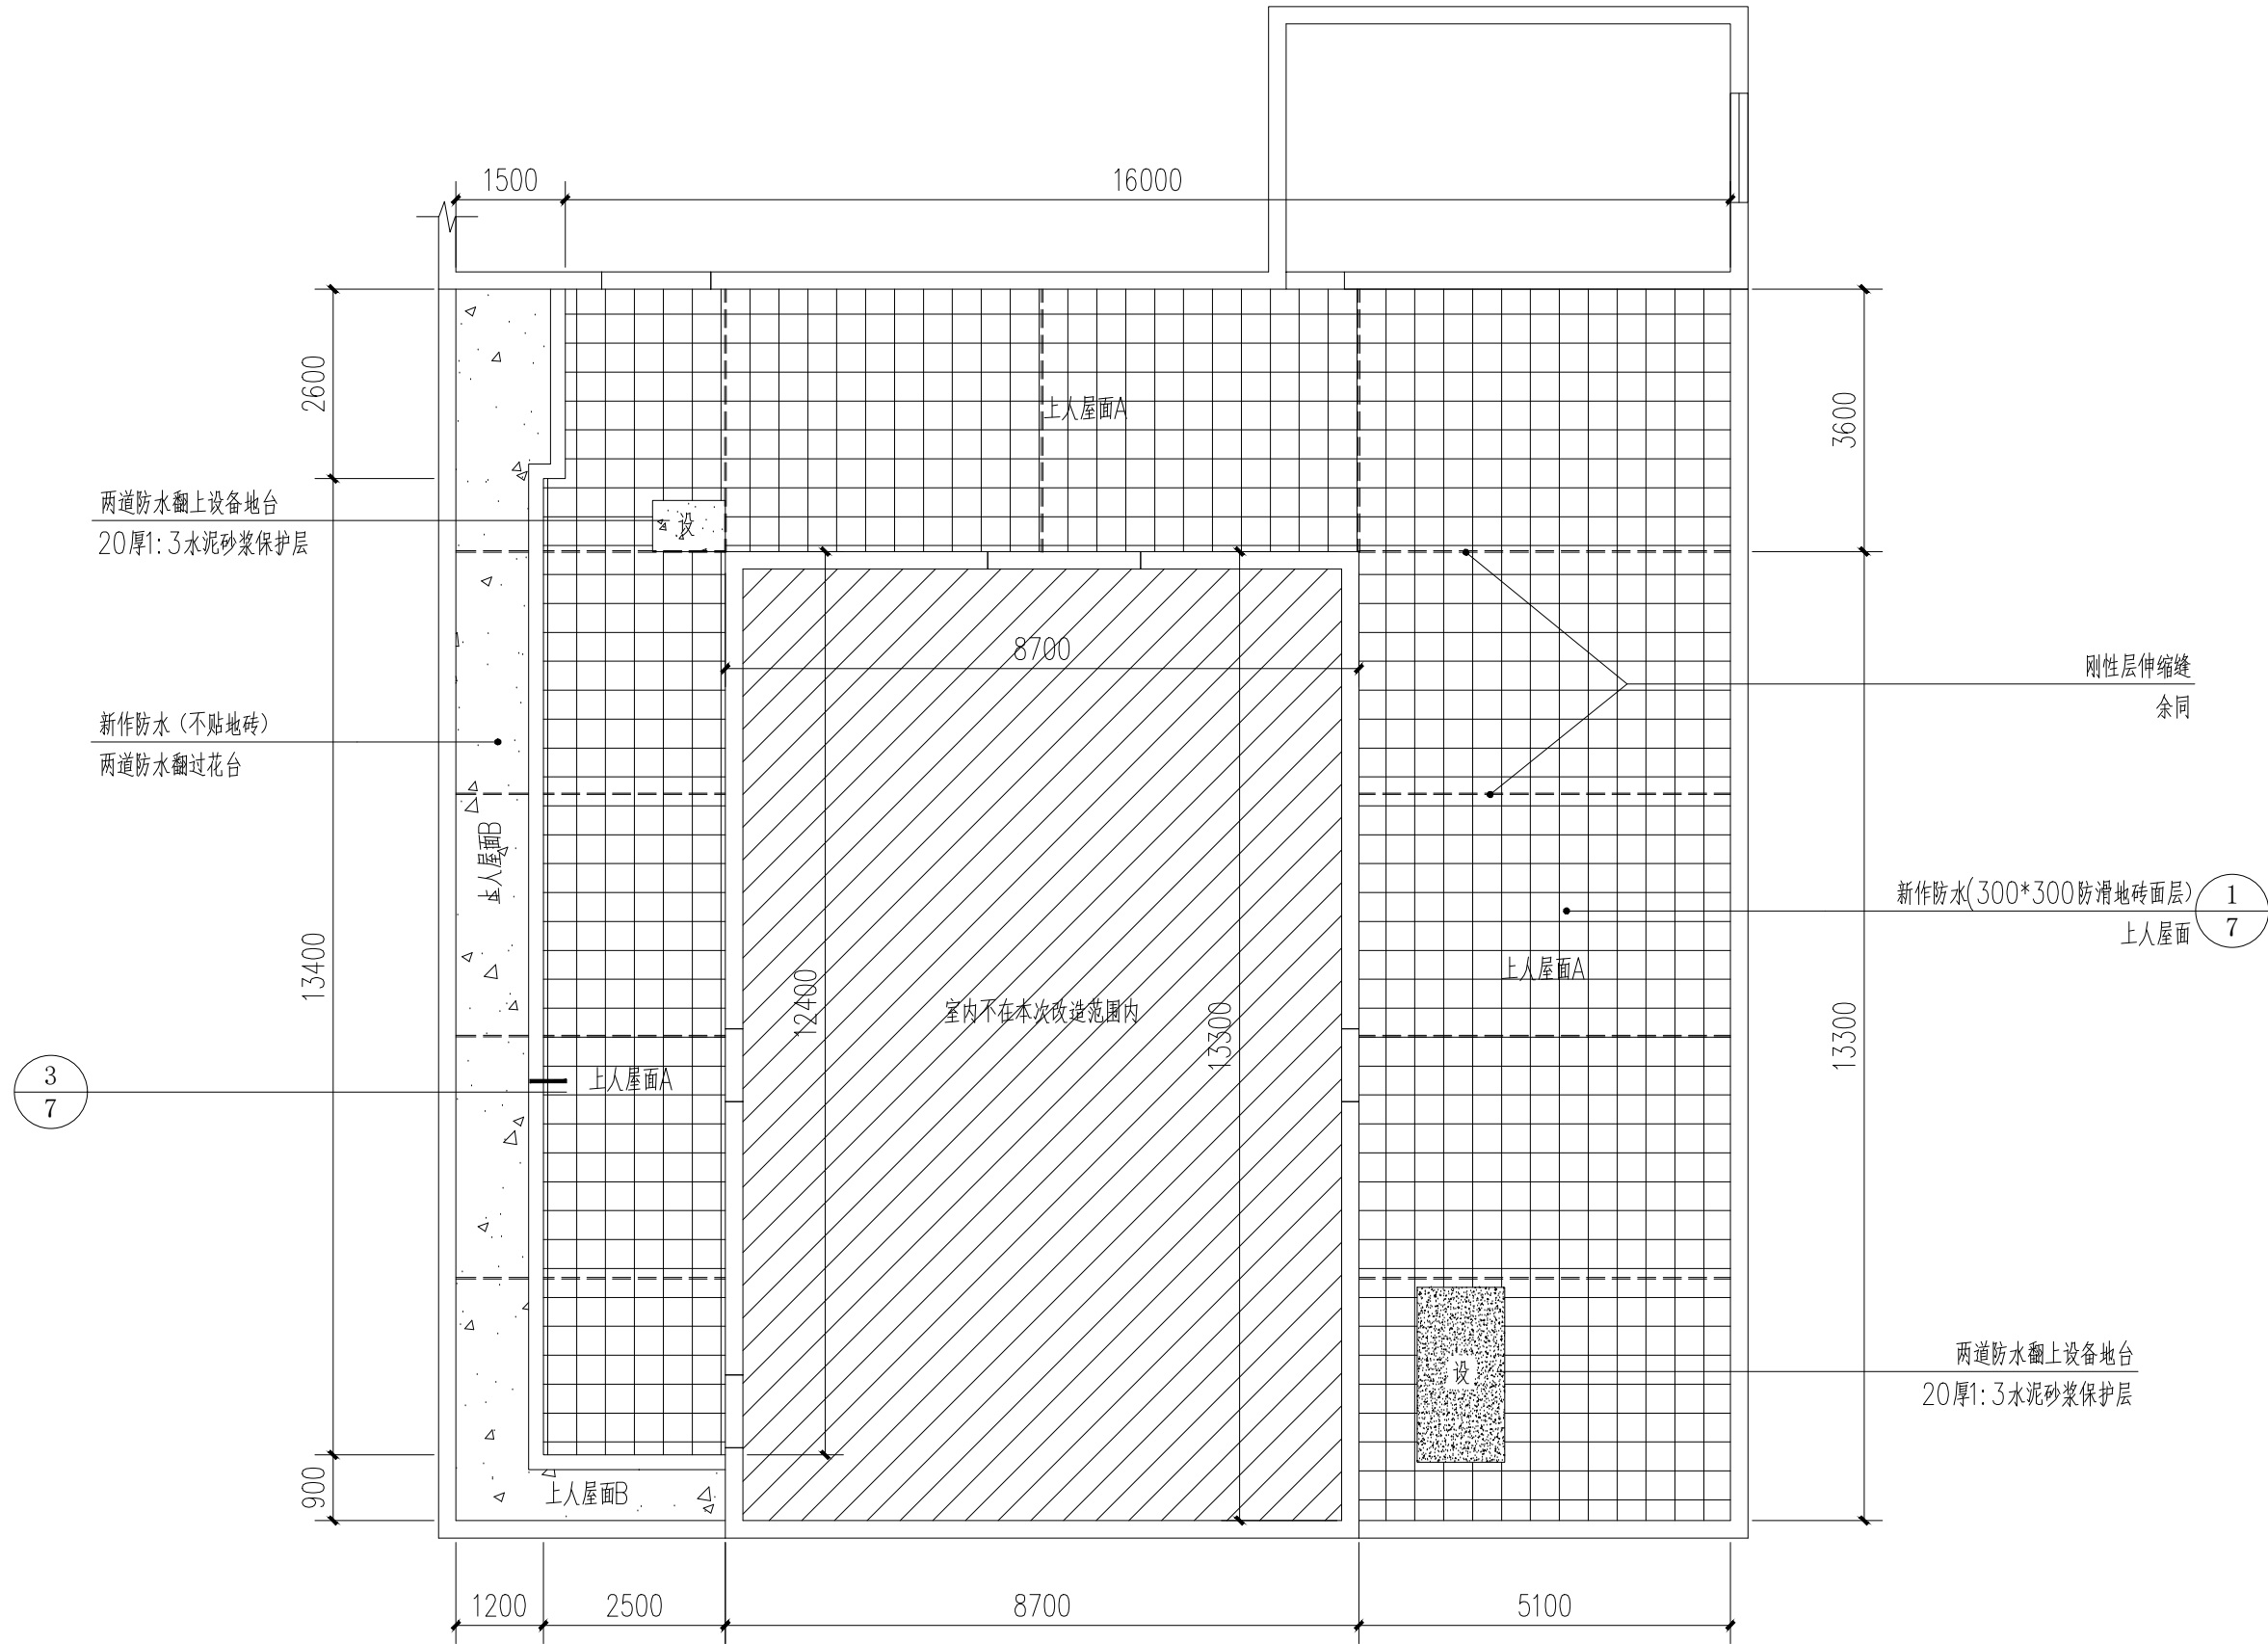

屋面一层防水平面图 1:100

会签栏
Countersigned

建筑
Architecture

结构
Structure

给排水
Water

暖通
HVAC

电气
Electrical

弱电
Communication

工程名称
Engineering

骨科医院屋面
防水整治工程

子项名称
Sub-engineering

图名
Drawing Name

屋面一层防水平面图

设计
Designer

校对
Chkd

专业负责人
Chief

项目经理
PM

审核
Appr

审定
F. Appr

共 08 张 第 04 张
Pages Page of

版次
Rev No. 1.0.0

日期
Date 2022-8


设计阶段
Design Phase

比例
Scale 1:100

专业
Profession 建筑


档案号
Doc No.

图号
Drawing No. 建施-04

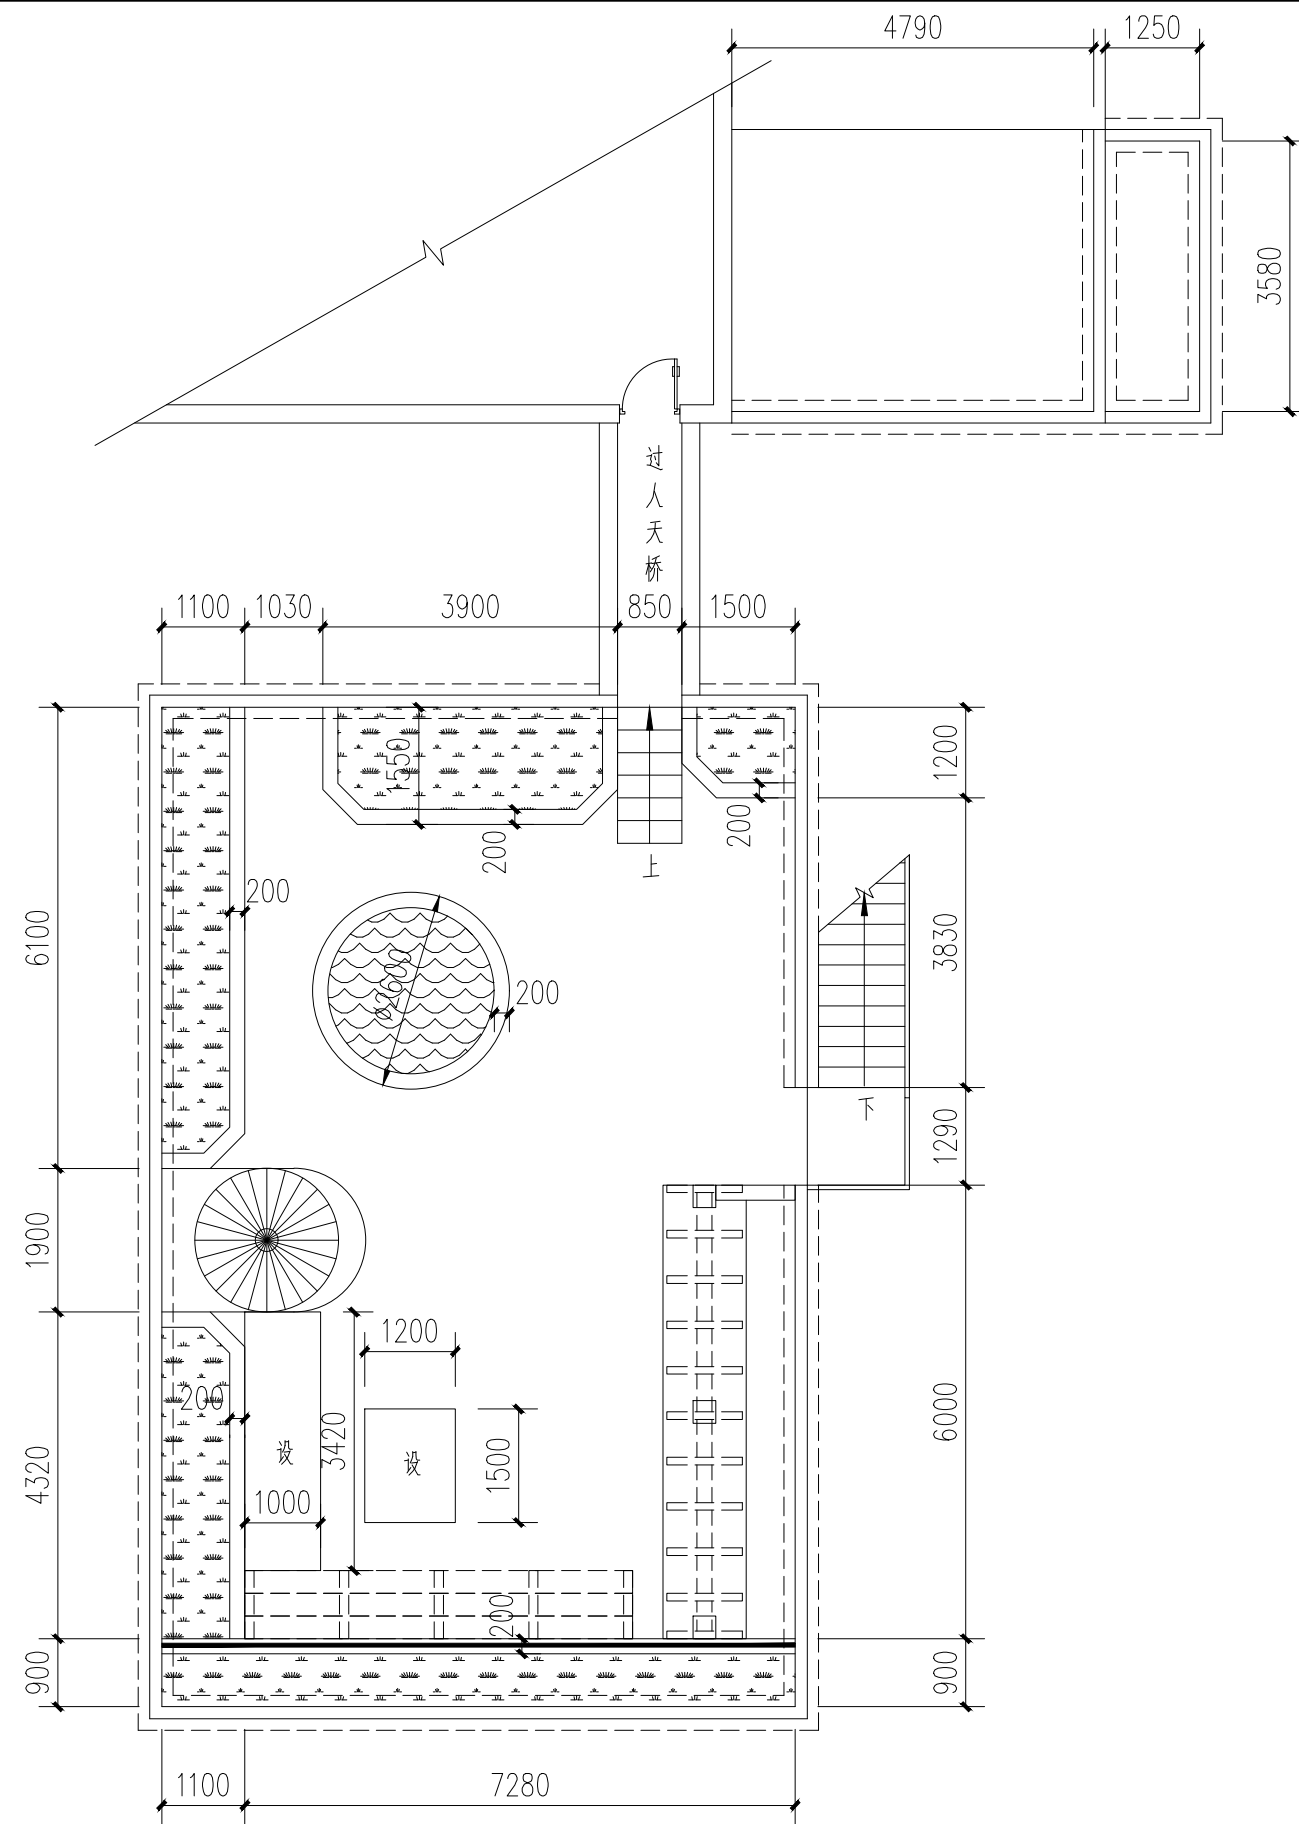[illegible]

屋面二层尺寸平面图 1:100


会签栏 Countersigned	
建 筑 Architecture	
结 构 Structure	
给排水 Water	
暖 通 HVAC	
电 气 Electrical	
弱 电 Communication	
工程名称 Engineering 骨科医院屋面 防水整治工程	
子项名称 Sub-engineering	
图 名 Drawing Name 屋面二层尺寸平面图	
设 计 Designer	
校 对 Chld	
专业负责人 Chief	
项目经理 PM	
审 核 Appr	
审 定 F. Appr	
共 08 张 Pages	第 05 张 Page of
版 次 Rev No.	1. 0. 0
日 期 Date	2022-8
设计阶段 Design Phase	
比 例 Scale	1: 100
专 业 Profession	建筑
档案号 Doc No.	
图 号 Drawing No.	建施-05

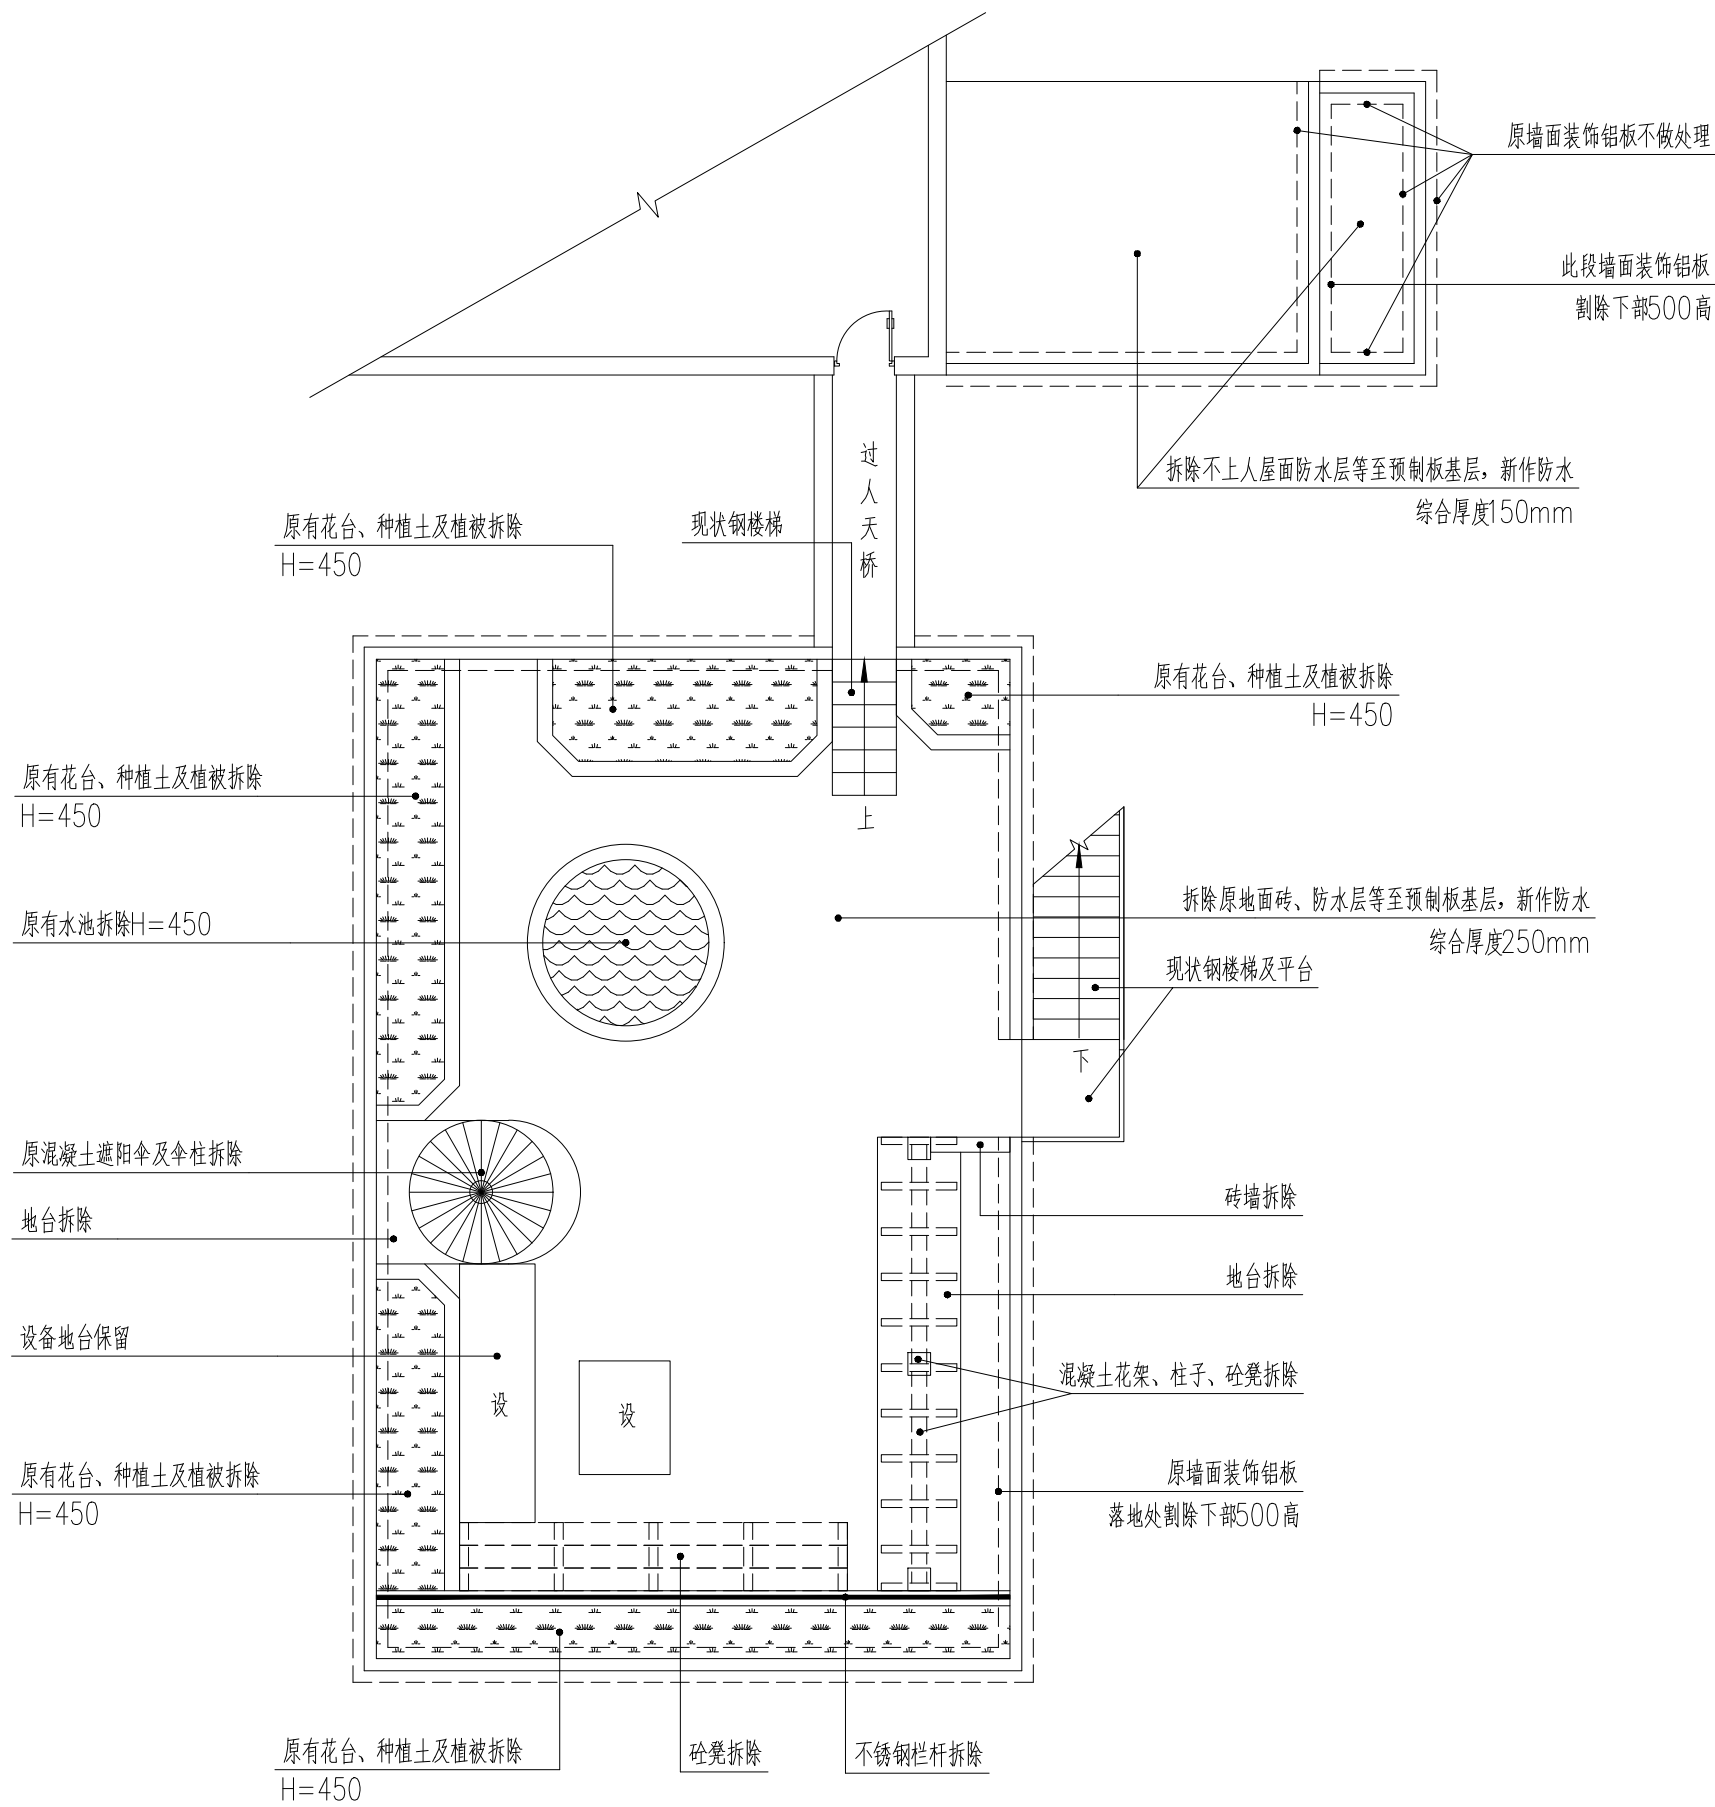

屋面二层改造平面图 1:100

会签栏 Countersigned	
建 筑	Architecture
结 构	Structure
给排水	Water
暖 通	HVAC
电 气	Electrical
弱 电	Communication
工程名称 Engineering 骨科医院屋面 防水整治工程	
子项名称 Sub-engineering	
图 名 Drawing Name 屋面二层改造平面图	
设 计	Designer
校 对	Chkd
专业负责人	Chief
项目经理	PM
审 核	Appr
审 定	F. Appr
共 08 张	第 06 张 Pages Page of
版 次	1. 0. 0 Rev No.
日 期	2022-8 Date
设计阶段 Design Phase	
比 例	1: 100 Scale
专 业	建筑 Profession
档案号	Doc No.
图 号	建筑-06 Drawing No.

建筑	暖通	给排水	工艺	自控
结构				
电气				
通讯				

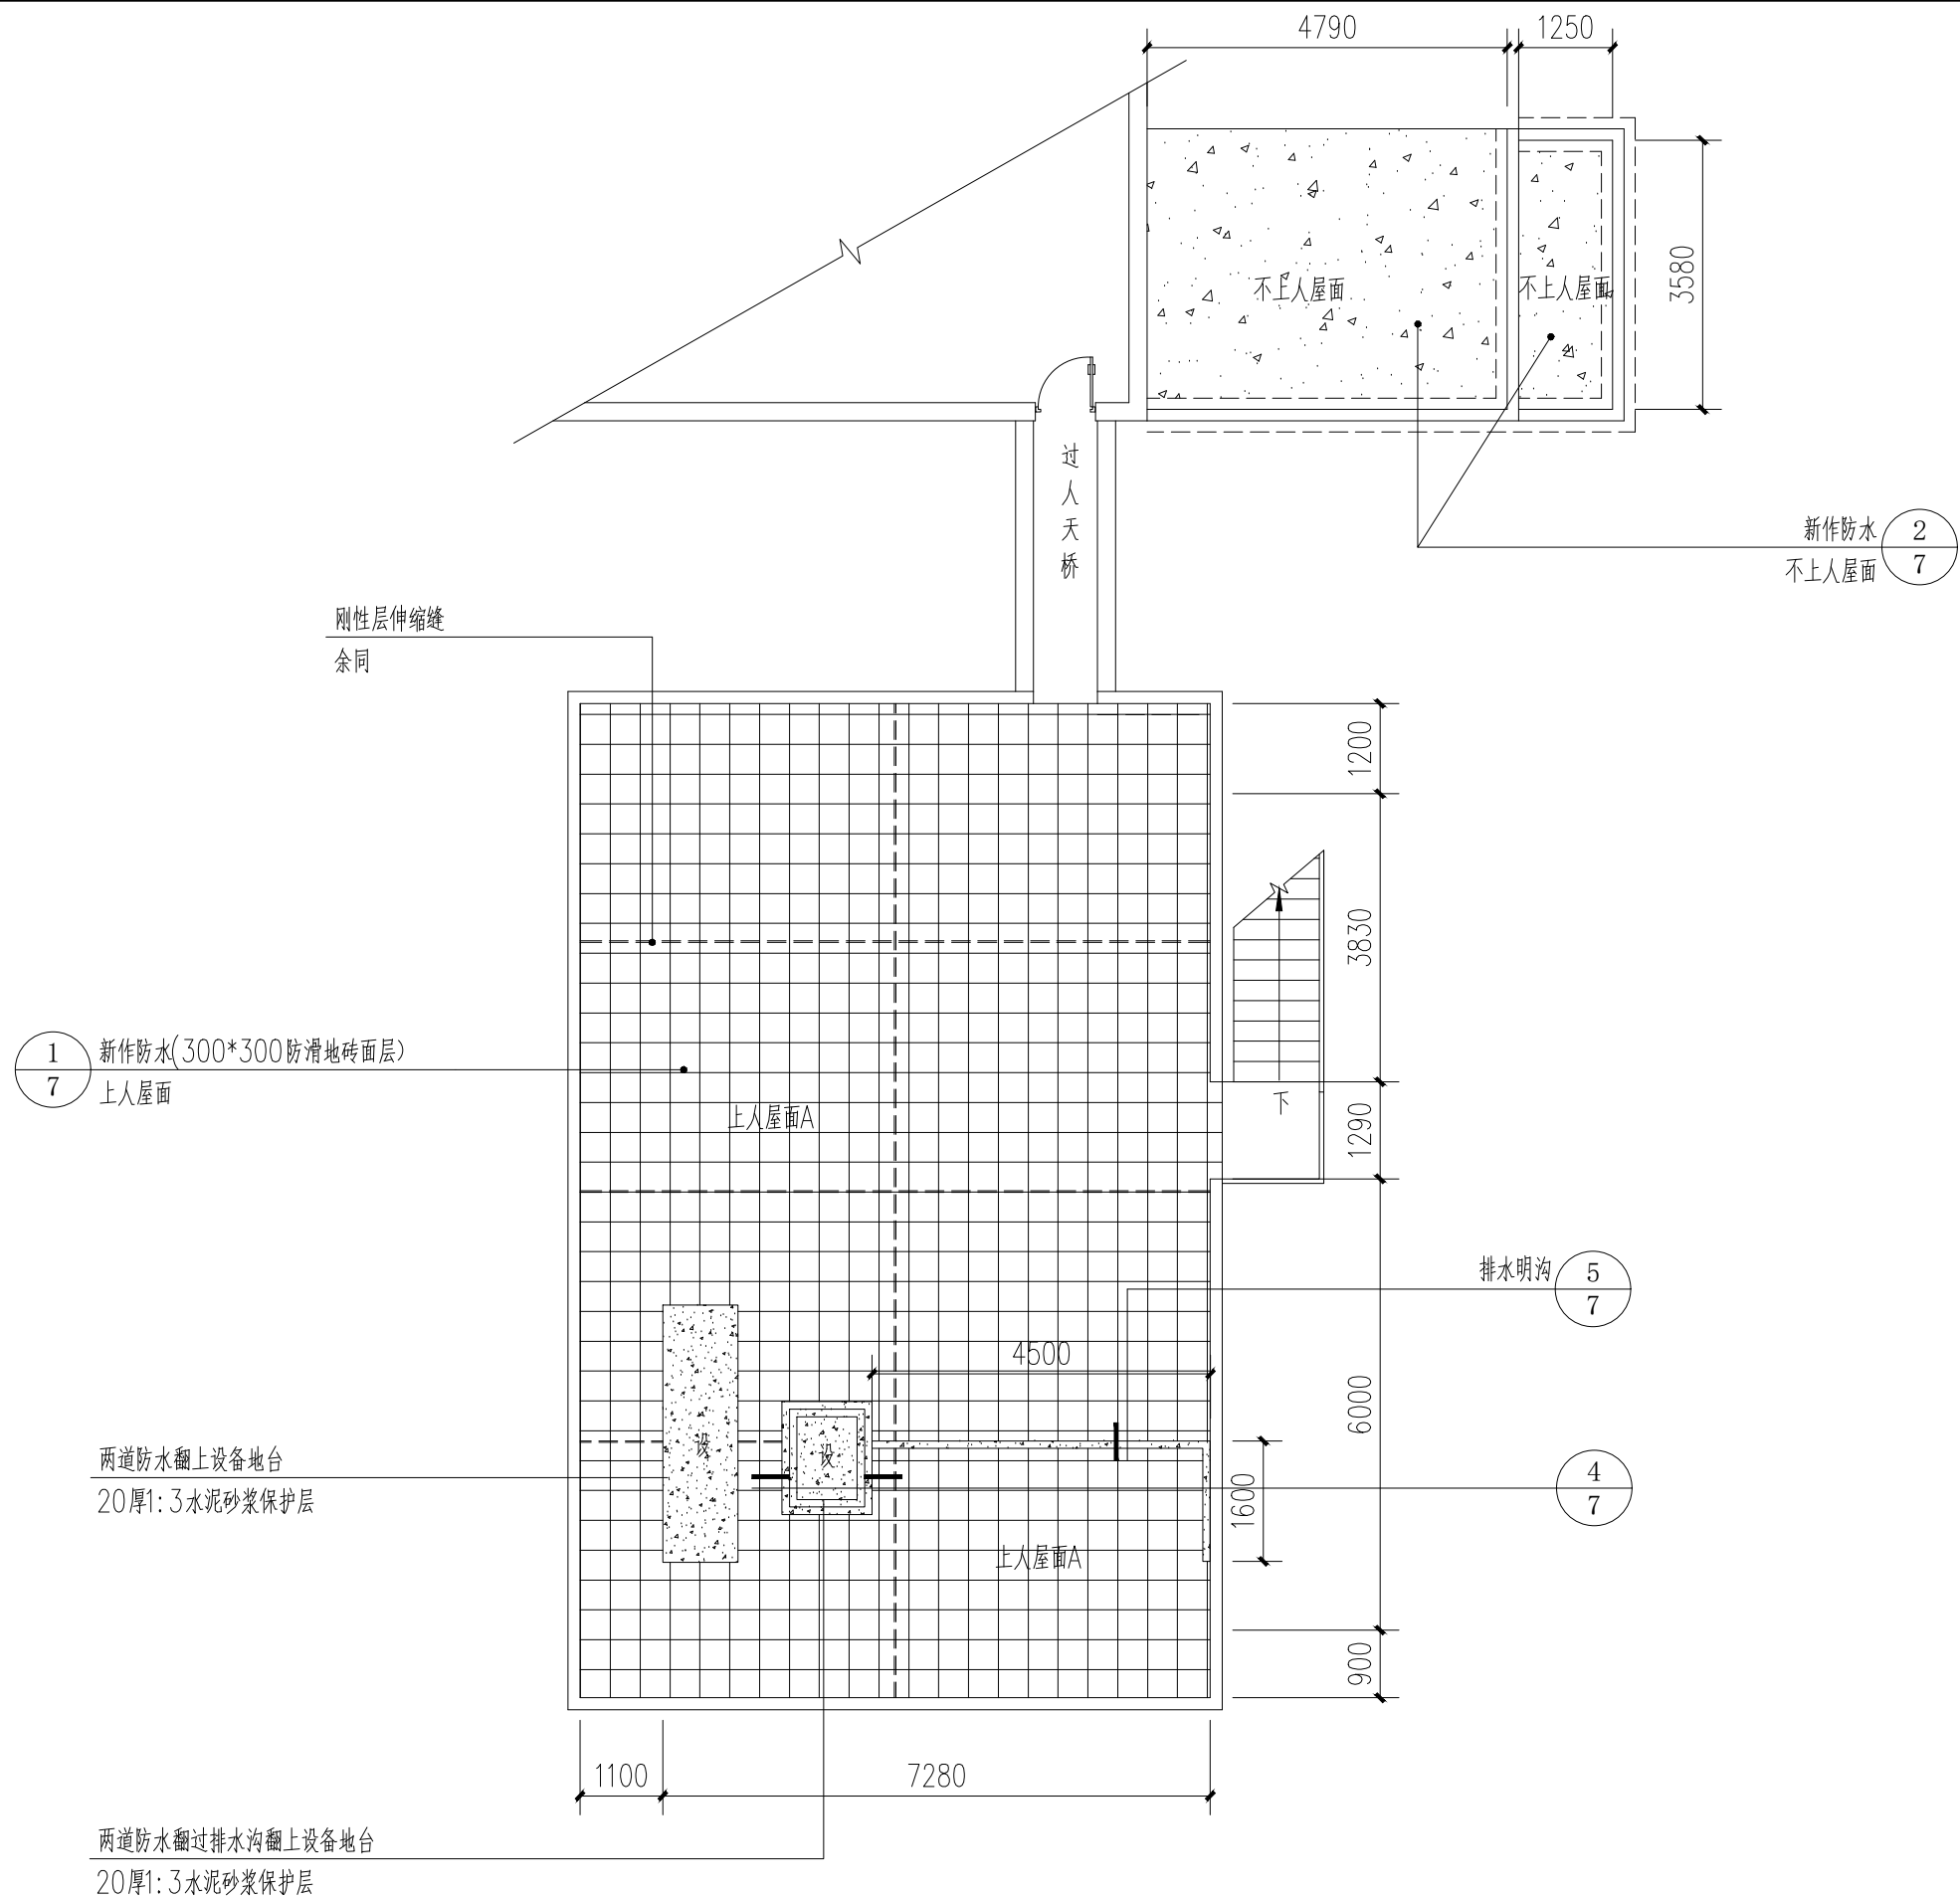

屋面二层防水平面图 1:100

会签栏 Countersigned	
建 筑 Architecture	
结 构 Structure	
给排水 Water	
暖 通 HVAC	
电 气 Electrical	
弱 电 Communication	
工程名称 Engineering 骨科医院屋面 防水整治工程	
子项名称 Sub-engineering	
图 名 Drawing Name 屋面二层防水平面图	
设 计 Designer	
校 对 Chd	
专业负责人 Chief	
项目经理 PM	
审 核 Appr	
审 定 F. Appr	
共 08 张 Pages	第 07 张 Page of
版 次 Rev No.	1. 0. 0
日 期 Date	2022-8
设计阶段 Design Phase	
比 例 Scale	1: 100
专 业 Profession	建筑
档案号 Doc No.	
图 号 Drawing No.	建施-07

⑩20厚1:2水泥砂浆(掺水泥量15%的107胶)贴地砖(上人屋面A)

⑨40厚C20细石混凝土刚性层(内配单层双向Φ4@200,掺10%防水剂),设分格缝(详图中标注),缝宽20mm,油膏嵌缝

⑧20厚1:3水泥砂浆保护层

⑦耐根穿刺防水层(4厚耐根穿刺II型弹性改性沥青防水卷材)

⑥普通防水层(2厚聚氨酯涂膜防水)

⑤20厚1:2水泥砂浆隔离层


④80厚挤塑聚苯乙烯塑料保温板

③C20细石砼2%找坡(最薄处30厚)


②表面清扫干净

①拆除原地砖、防水层等至预制板基层


上人屋面B

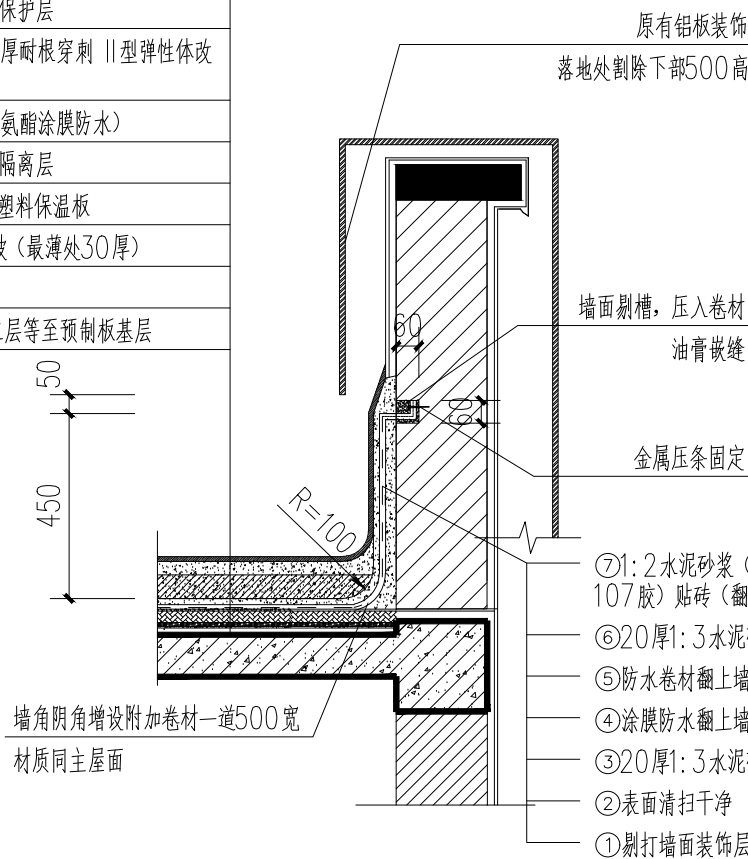


① 上人屋面防水A、B大样 1:20

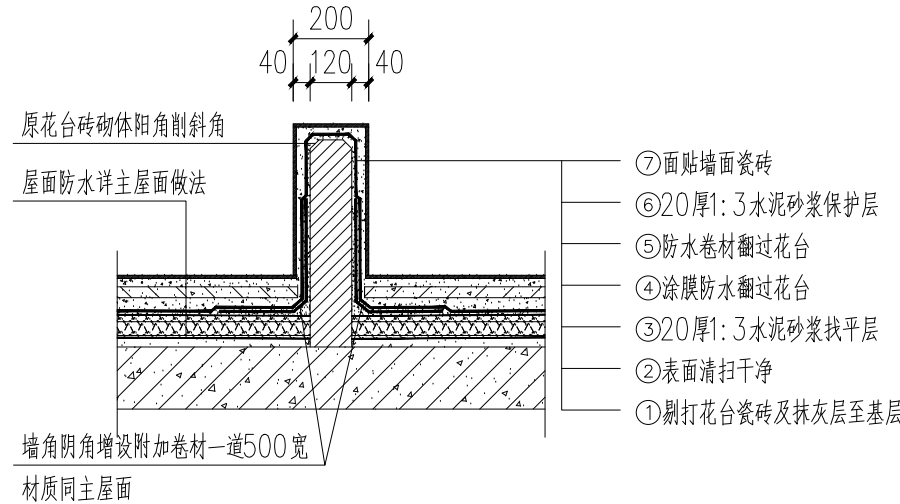


③ 保留原有花台防水处理大样 1:20

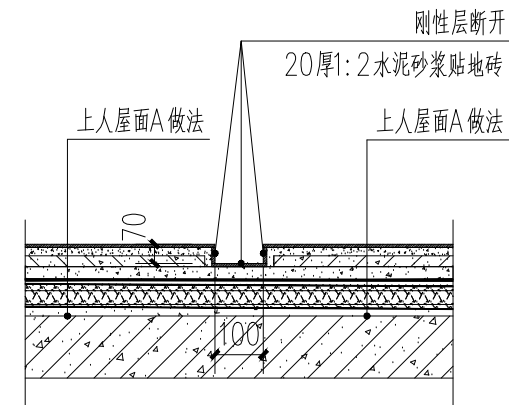


⑤ 空调外机排水明沟大样 1:20

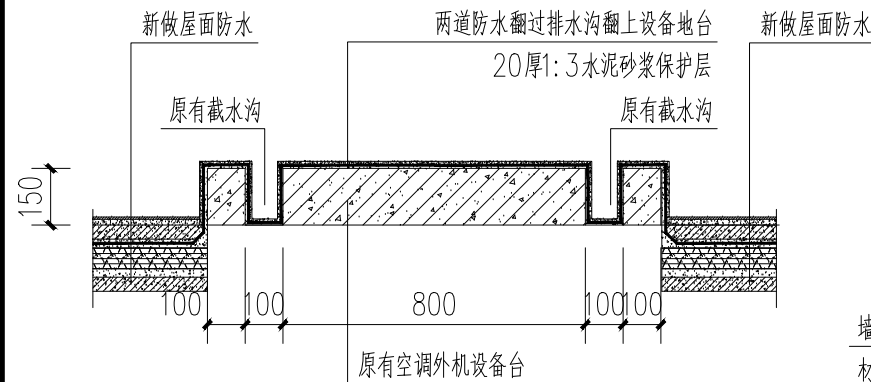

④ 空调外机设备地台防水处理大样 1:20

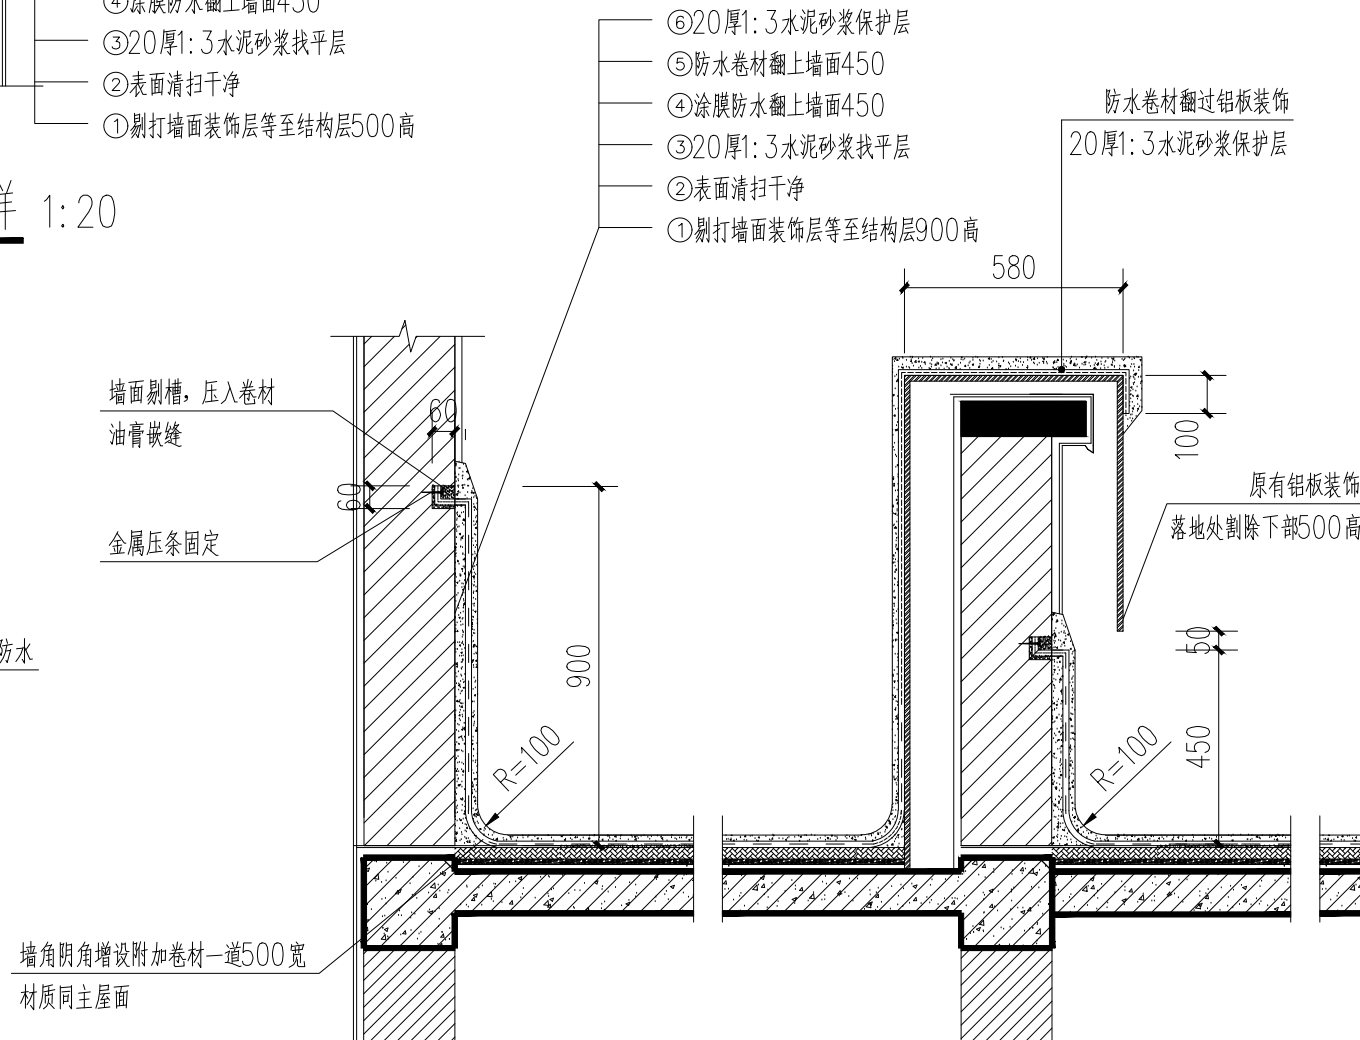

② 不上人屋面防水大样 1:20

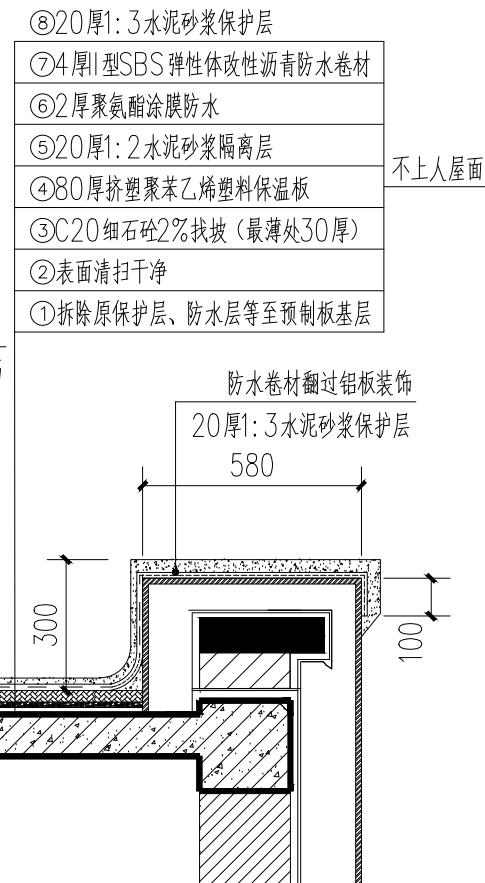

会签栏
Countersigned

建筑
Architecture

结构
Structure

给排水
Water

暖通
HVAC

电气
Electrical

弱电
Communication

工程名称
Engineering

骨科医院屋面
防水整治工程

子项名称
Sub-engineering

图名
Drawing Name

大样图

设计
Designer

校对
Chkd

专业负责人
Chief

项目经理
PM

审核
Appr

审定
F. Appr

共08张 第08张
Pages Page of

版次
Rev No. 1.0.0

日期
Date 2022-8

设计阶段
Design Phase

比例
Scale 1:20

专业
Profession 建筑

档案号
Doc No.

图号
Drawing No. 建施-08